


Экспликация помещений

1/	Наименование помещения
1	Тамбур
2	Холл
3	Лестничная клетка
4	Узел подомерный
5	Коридор
6	Сан. узел
7	Душевая
8	Коридор
9	Душевая
10	Душевая
11	Сан. узел
12	Коридор
13	Помещение хозяйственное
14	Помещение хозяйственное
15	Лестничная клетка
16	Электрощитовая
17	Кухня
18	Жилая комната
19	Жилая комната
20	Жилая комната
21	Лестница
22	Жилая комната
23	Коридор
24	Жилая комната
25	Жилая комната
26	Тамбур
27	Коридор
28	Коридор
29	Жилая комната
30	Жилая комната
31	Жилая комната
32	Помещение
33	Коридор
34	Коридор
35	Помещение дежурного

СОГЛАСОВАНО

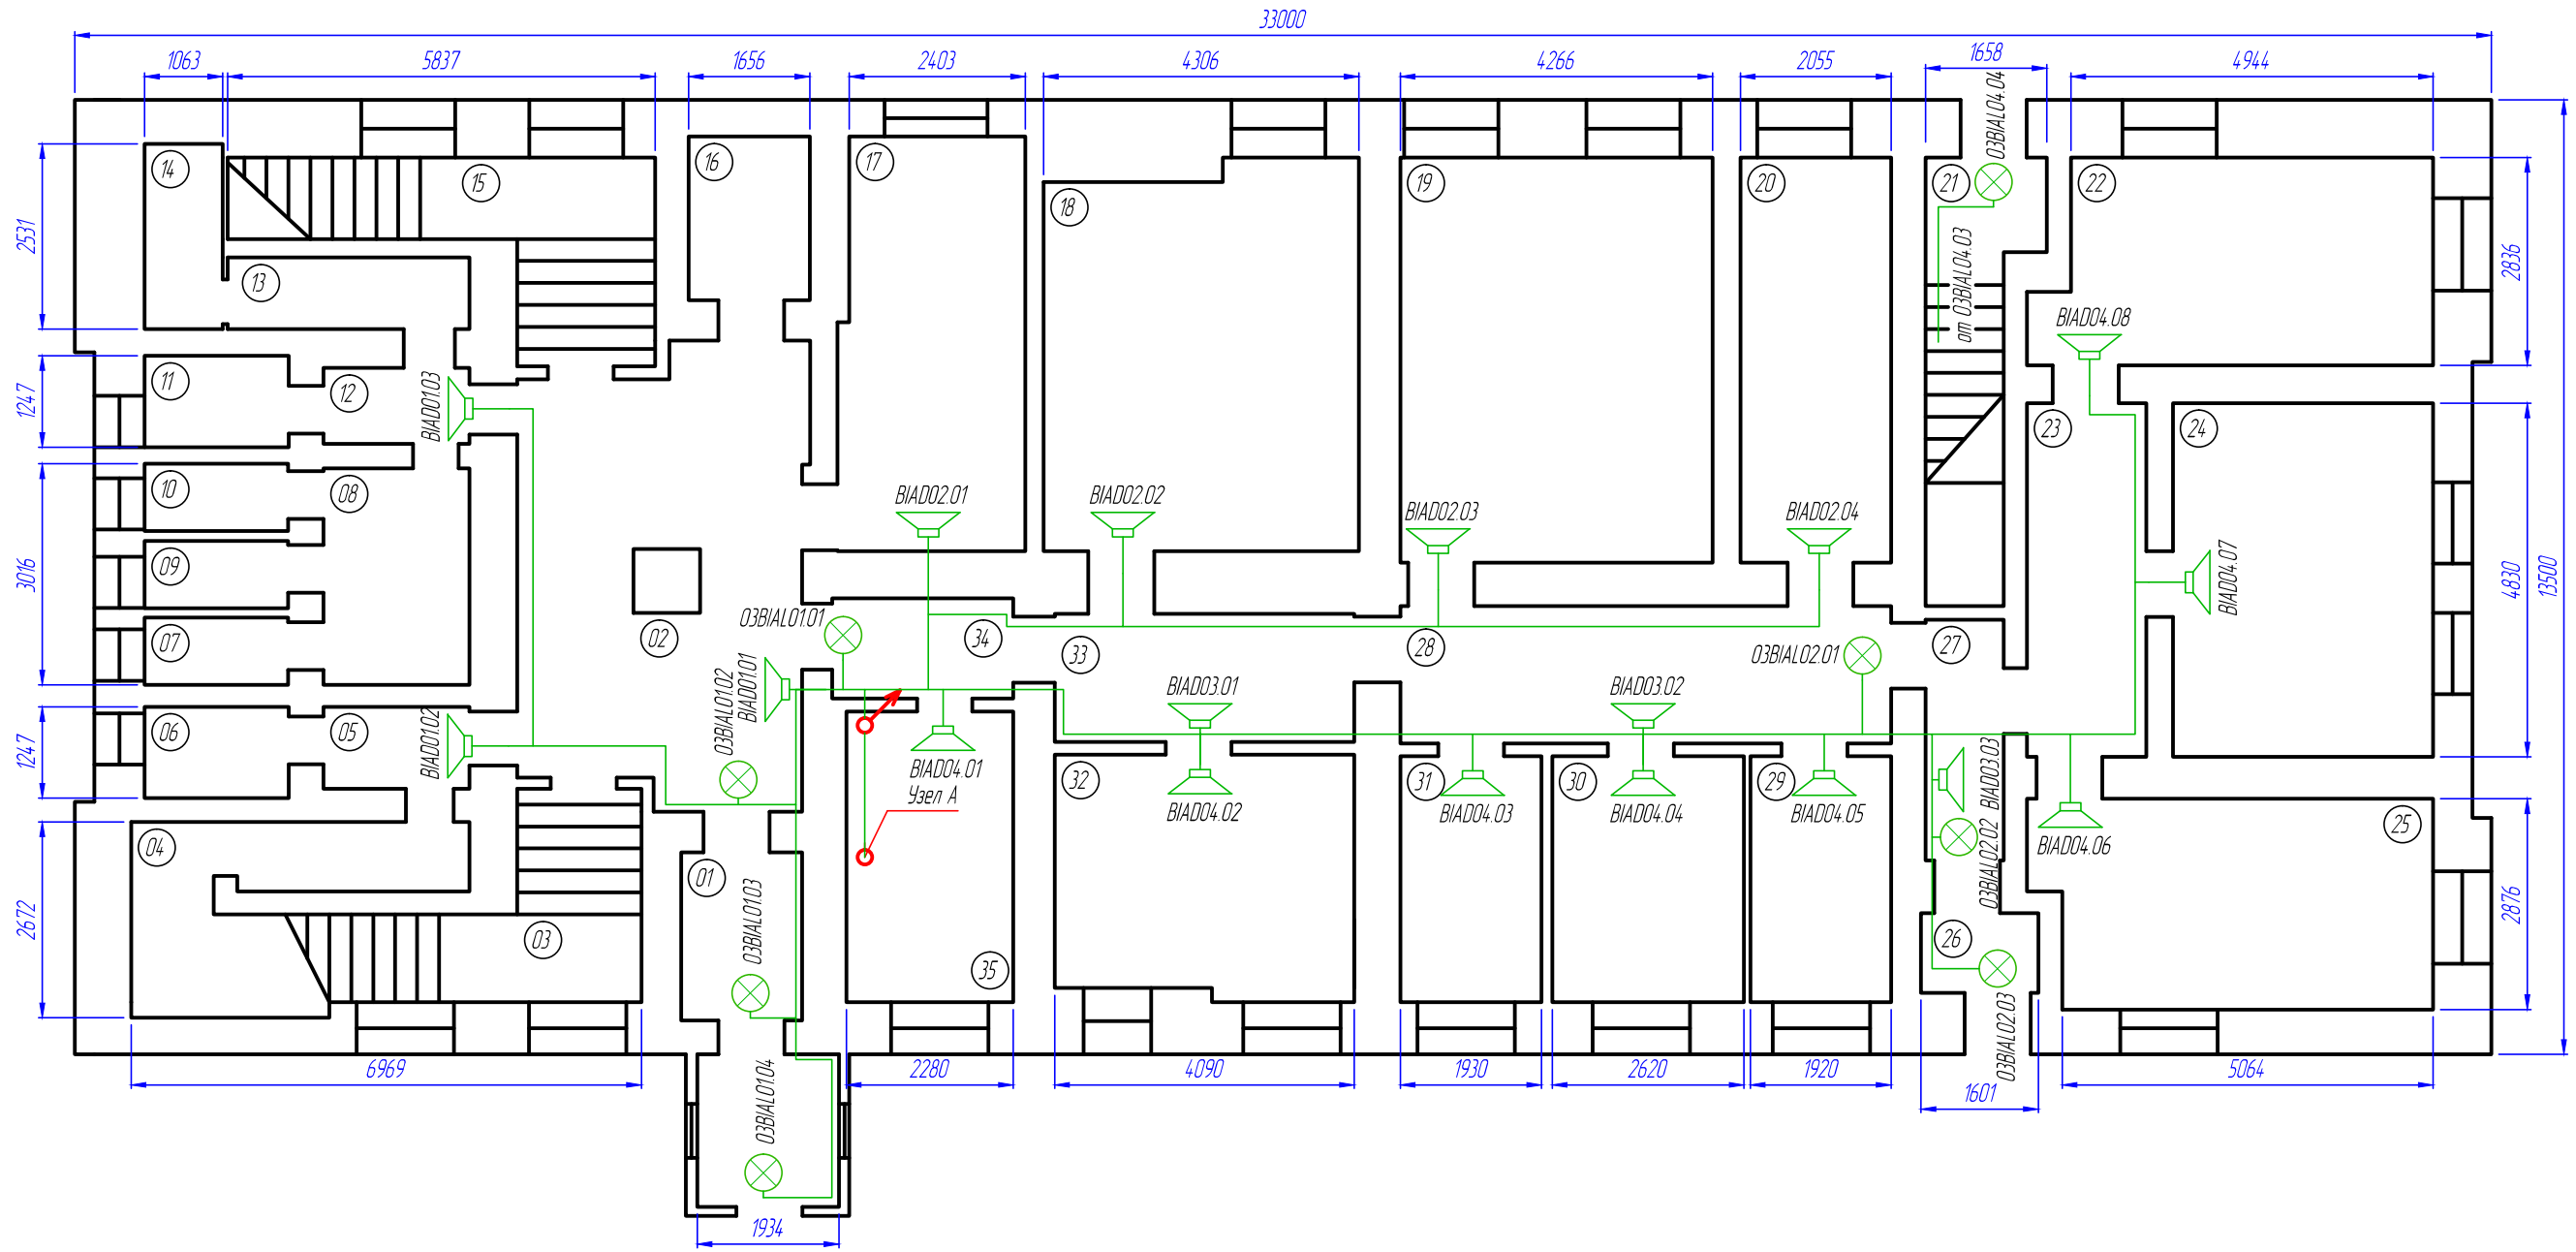

					2017	11/2017-02-ПС		
						ФГБОУ ВО СГУПС Общежитие №2 Новосибирская обл., г.Новосибирск, ул. Дуся Ковальчук 191/4		
Изм.	Кол.уч.	Лист	№ док.	Подпись	Дата	Автоматическая пожарная сигнализация с системой оповещения и управления эвакуацией людей при пожаре	Стадия	Лист
ГИП		Овчинников					П	6
Проверил		Овчинников				Схема расположения оборудования и сетей СОУЭ 1 этаж	ООО "Фортуна Плюс"	
Разработал		Насков						