


Экспликация помещений	
п/п	Наименование помещения
1	Лестничная клетка
2	Коридор
3	Умывальник
4	Сан. узел
5	Сан. узел
6	Сан. узел
7	Сан. узел
8	Сан. узел
9	Лестничная клетка
10	Жилая комната
11	Жилая комната
12	Коридор
13	Жилая комната
14	Жилая комната
15	Жилая комната
16	Жилая комната
17	Жилая комната
18	Жилая комната
19	Коридор
20	Жилая комната
21	Кладовая
22	Коридор
23	Коридор
24	Жилая комната
25	Жилая комната
26	Коридор

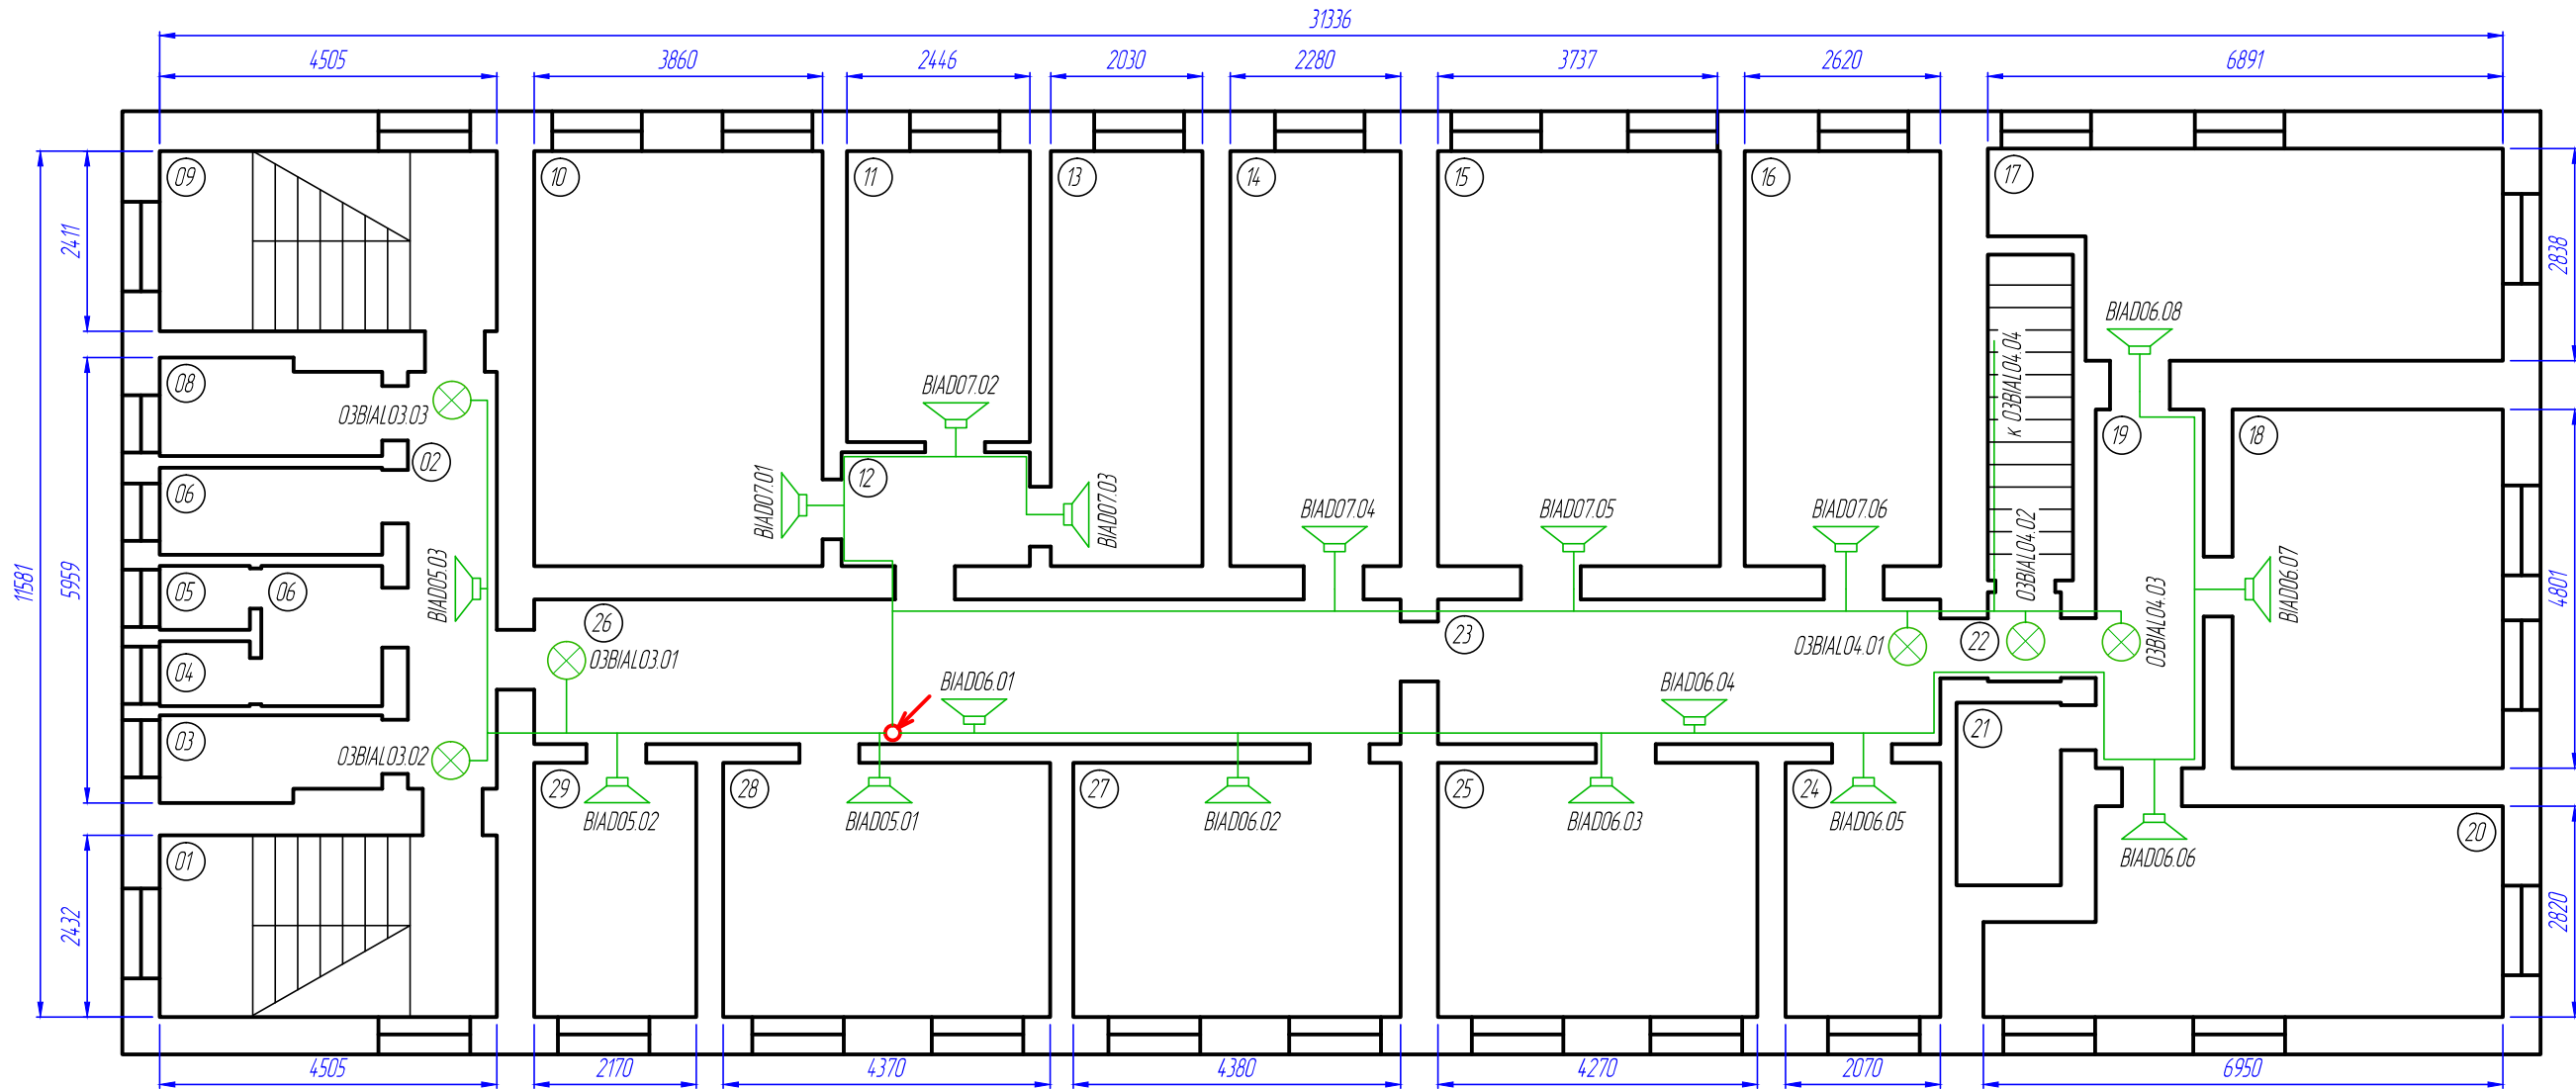

					2017	11/2017-02-ПС		
						ФГБОУ ВО СГУПС Общежитие №2 Новосибирская обл., г.Новосибирск, ул. Дуся Ковальчук 191/4		
Изм.	Кол. уч.	Лист	№ док.	Подпись	Дата	Автоматическая пожарная сигнализация с системой оповещения и управления эвакуацией людей при пожаре	Стадия	Лист
ГИП		Овчинников					П	7
Проверил		Овчинников				Схема расположения оборудования и сетей СОУЭ 2 этаж	ООО "Фортуна Плюс"	
Разработал		Насков						